



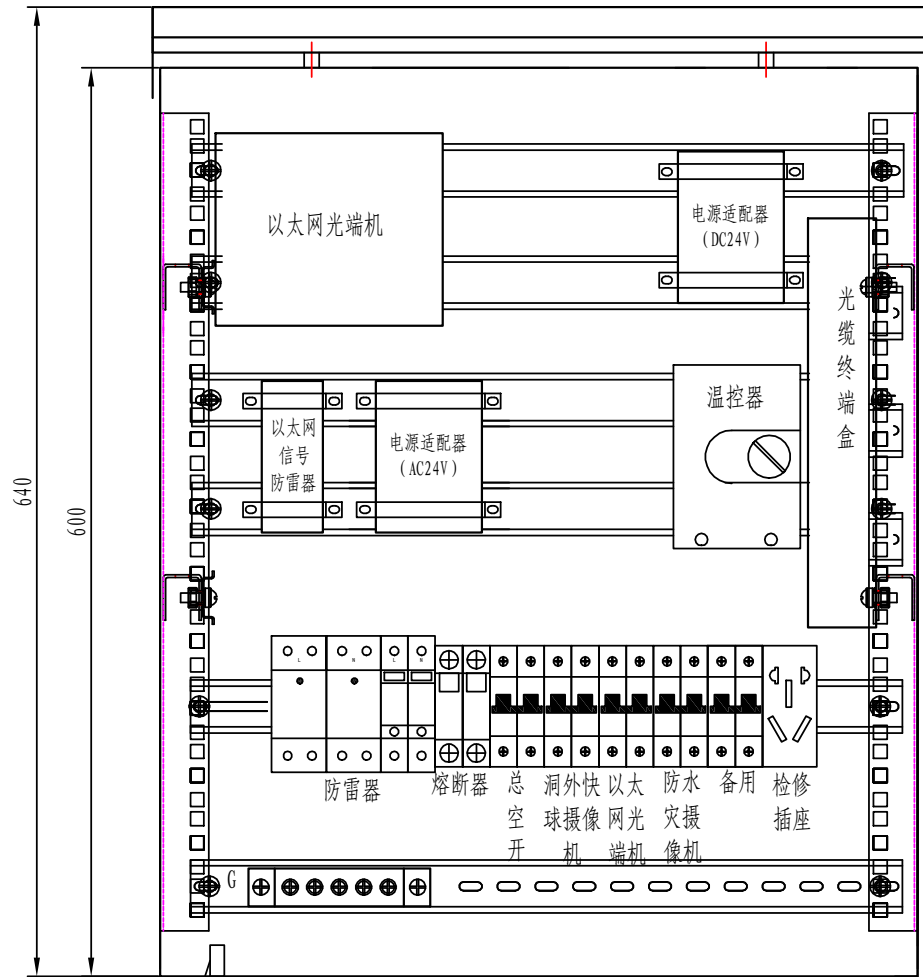


接地螺栓


箱内布置图

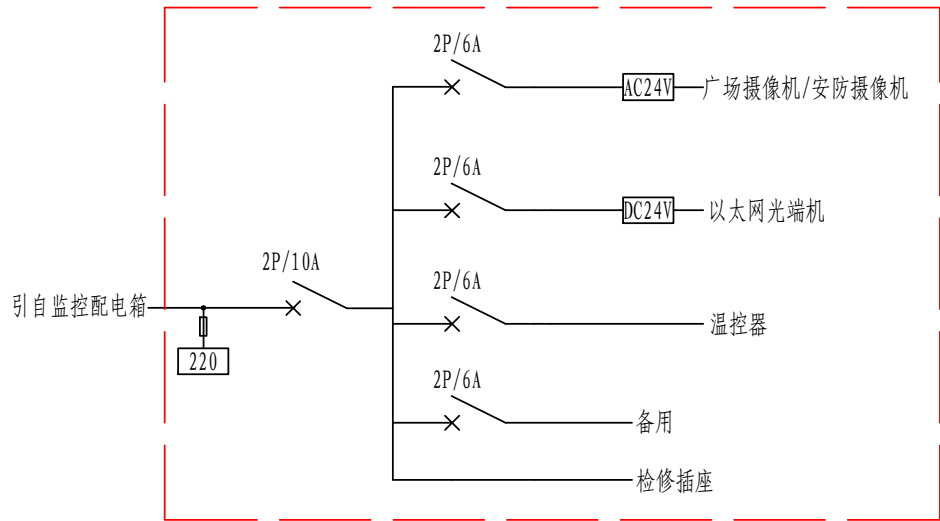

电气图

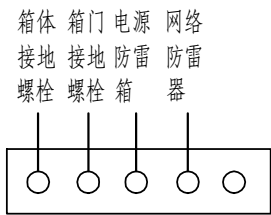

电源适配器

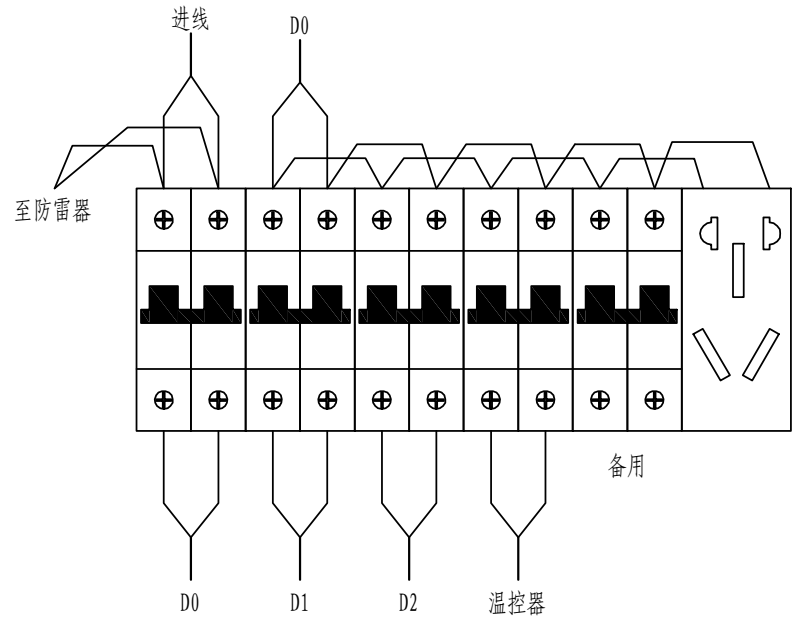

电源适配器



电源适配器

注：1、布置图中的防雷器无需加工厂提供。

9	地线	BV-10, 黄绿双色	米	1	
8	配电电缆	BV-2.5, 红、兰	个	1	各0.5米
7	地排	5孔	个	1	铜质, 含绝缘子
6	温控器		个	1	风扇控制
5	轴流风扇	92 × 92 × 38	个	1	额定电压220V
4	熔断器	RT28-32, 32A/2P	个	1	配35mm导轨式安装座
3	断路器	DZ47-6A	个	3	
2	断路器	DZ47-10A	个	1	
1	检修插座		个	1	五孔, 导轨安装
序号	名 称	规格型号	单位	数量	备 注

		摄像机机箱组装图	绘图		复核		审核		图号	
--	--	----------	----	--	----	--	----	--	----	--